


**ZAŁĄCZNIK DO UCHWAŁY Nr XLVII/348/14
RADY MIEJSKIEJ W RYCHWALE
z dnia 27 marca 2014 r.**

- proj. złącza KSNR-P2/2F-NH1/1R-NH00/F zasilane ze stacji 50644-4 i 50957-7, $R \leq 10\Omega$ do zabudowy przy budynku hali
 - istn. złącze ZK-1/4L zasilane ze stacji 50957-7 - przeznaczone do demontażu
 - istn. linia kablowa typu YAKY 4x95mm² do odkopania od pkt A do istn. złącza i ułożenia po nowej trasie, poprzez zabudowę mury przelotowej ZRM-3 dosztukować brakujący odcinek kabla tego samego typu i przekroju o dł. 18m
 - proj. linia kablowa YAKXs 4x120mm² o dł. 120/131m
- UWAGA:**
Ze względu na istniejące uzbrojenie terenu i projektowane wjazdy i parkingi projektowany kabel ułożyć na całej długości w rurze osłonowa typu AROT DVK110

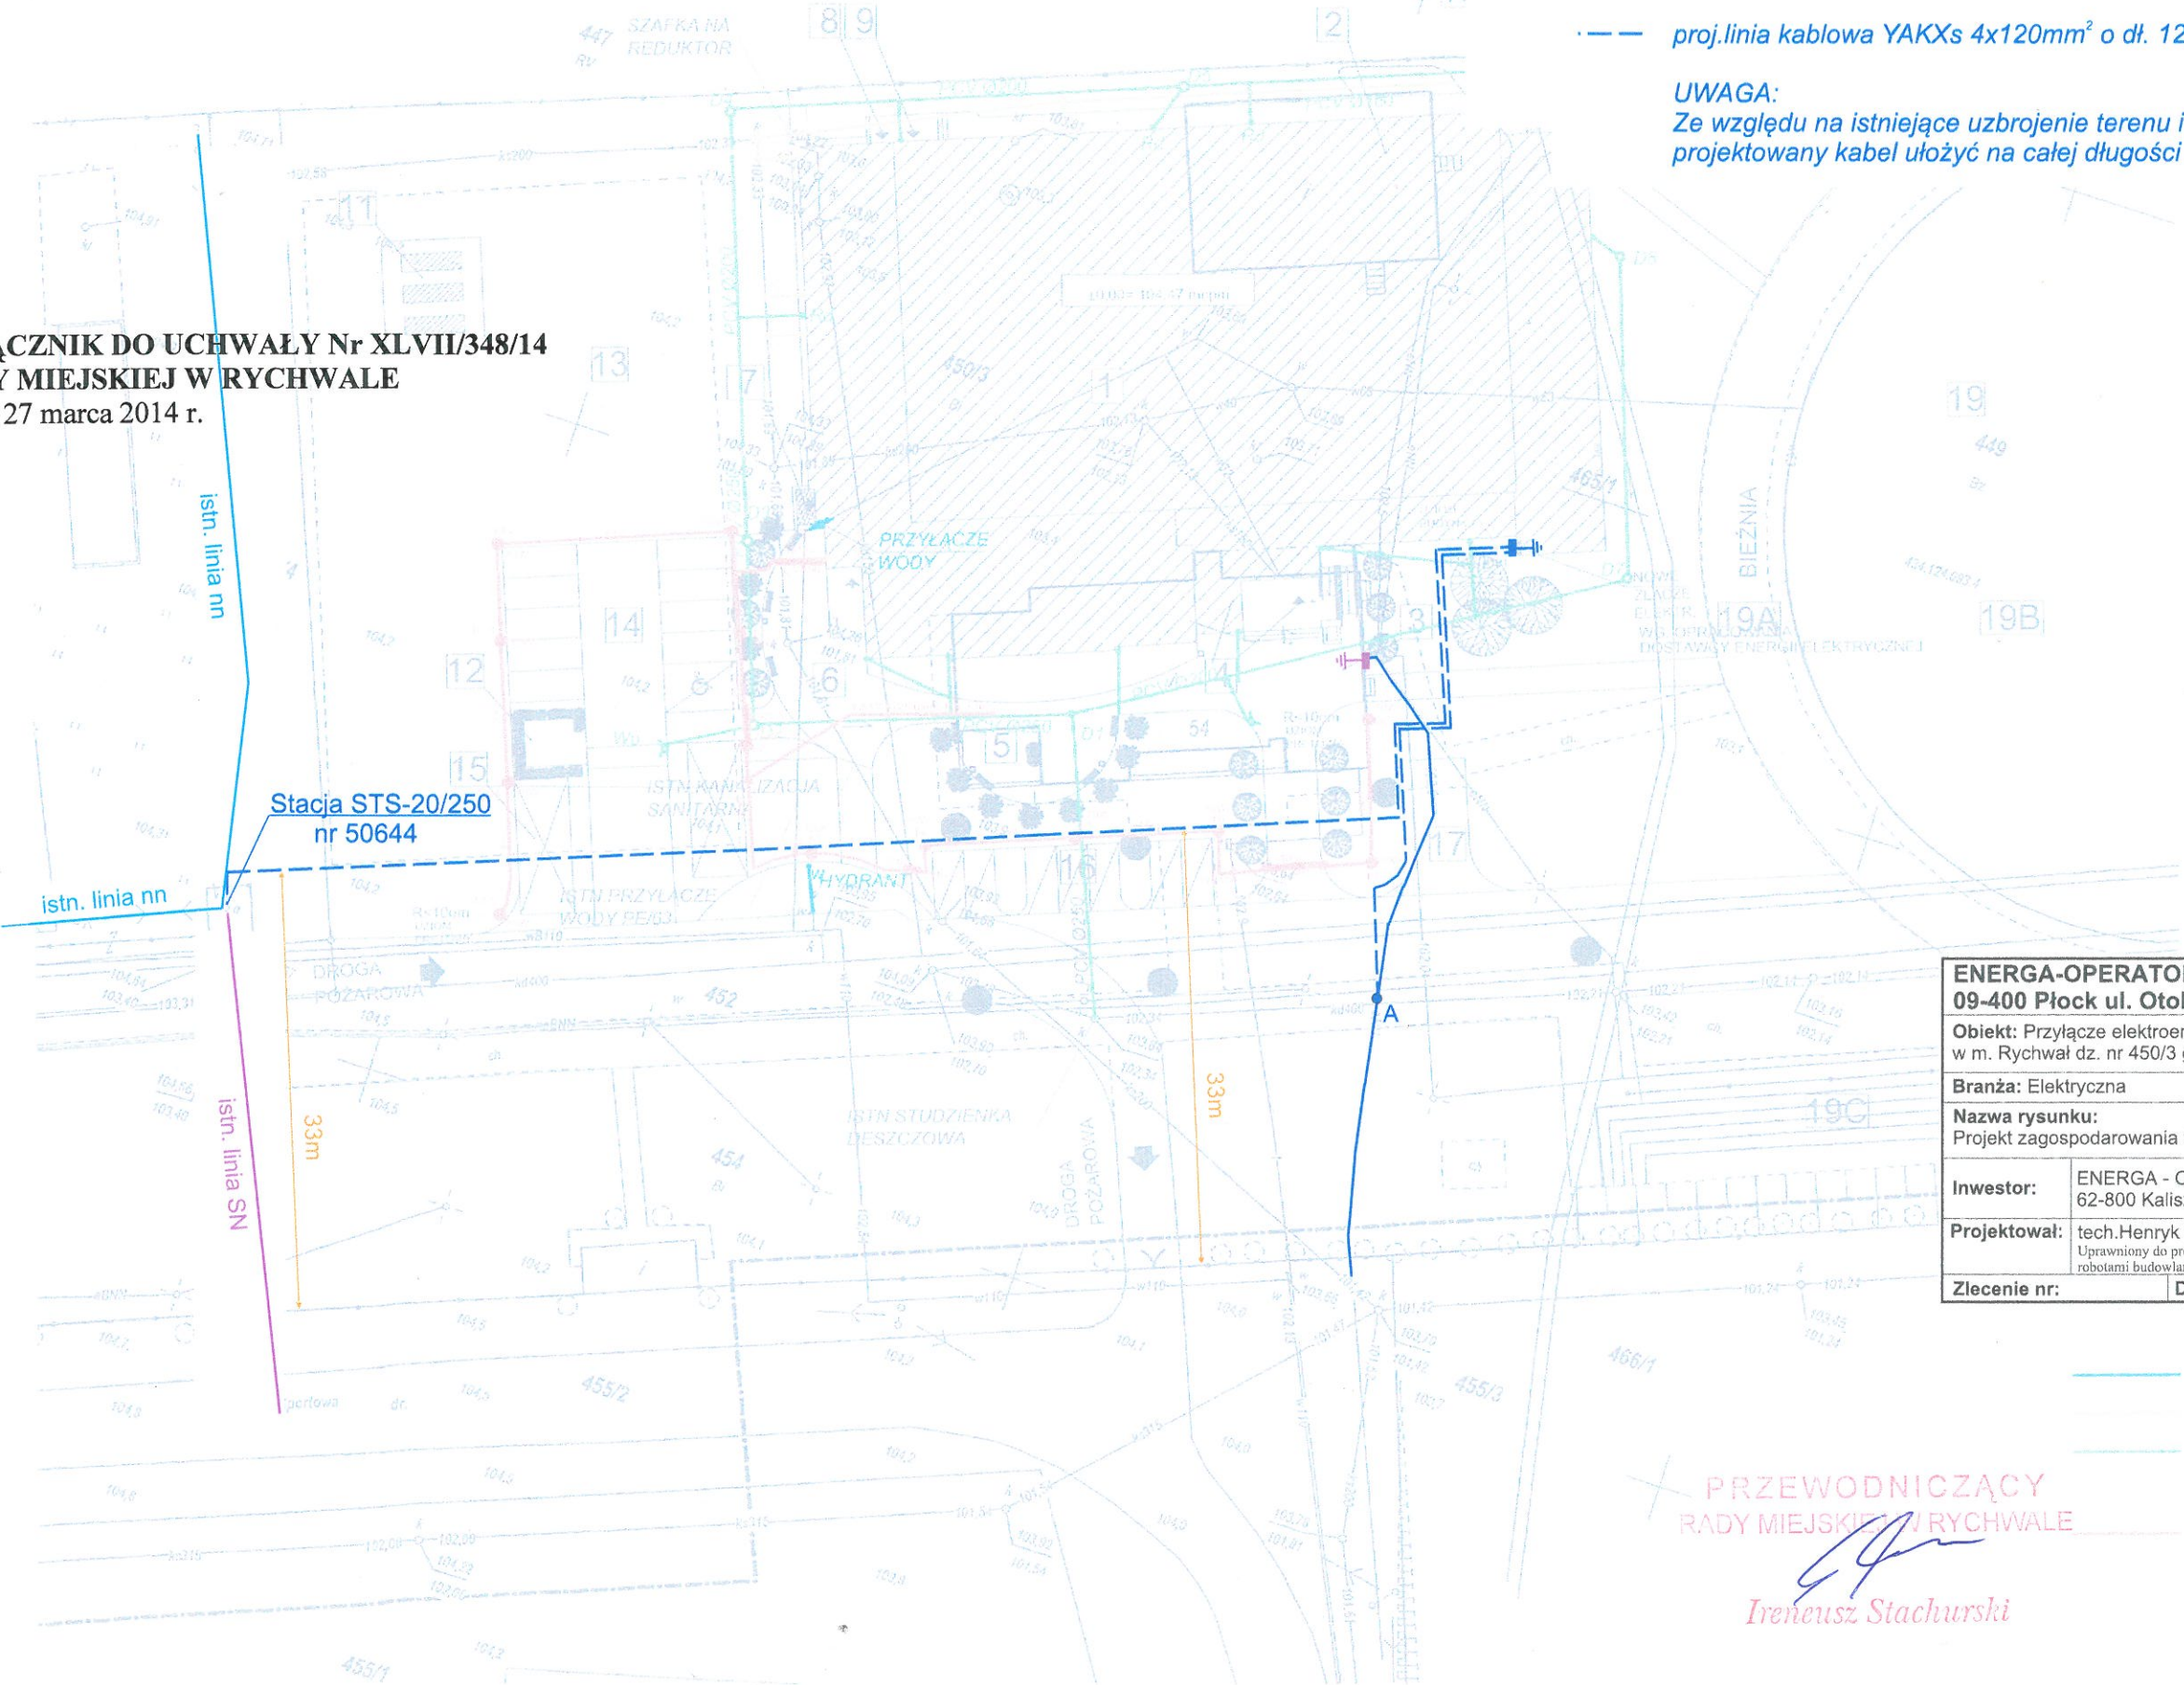

ENERGA-OPERATOR Projektowanie Sp. z o.o. 09-400 Płock ul. Otołńska 27c		
Obiekt: Przyłącze elektroenergetyczne nn dla zasilania hali sportowej w m. Rychwał dz. nr 450/3 gm. Rychwał		
Branża: Elektryczna	Rodzaj opracowania: projekt budowlany	
Nazwa rysunku: Projekt zagospodarowania terenu	Stadium: PB	Skala: 1:500
Inwestor:	ENERGA - OPERATOR SA Oddział w Kaliszu 62-800 Kalisz, Al. Wolności 8	
Projektował:	tech. Henryk Derda upr. bud. GT/8346/II/52/87 Uprawniony do projektowania, nadzorowania i kierowania robotami budowlanymi w zakresie sieci i instalacji elektrycznych	
Zlecenie nr:	Data: 12.2013	Rys. nr: E-01

PRZEWODNICZĄCY
RADY MIEJSKIEJ W RYCHWALE
Ireneusz Stachurski

- PRZYŁĄCZE WODY
- KANALIZACJA SANITARNIA
- KANALIZACJA DESZCZOWA
- PRZYŁĄCZE GAZU
- INSTALACJA ELEKTRYCZNA WEWNĘTRZNA